
 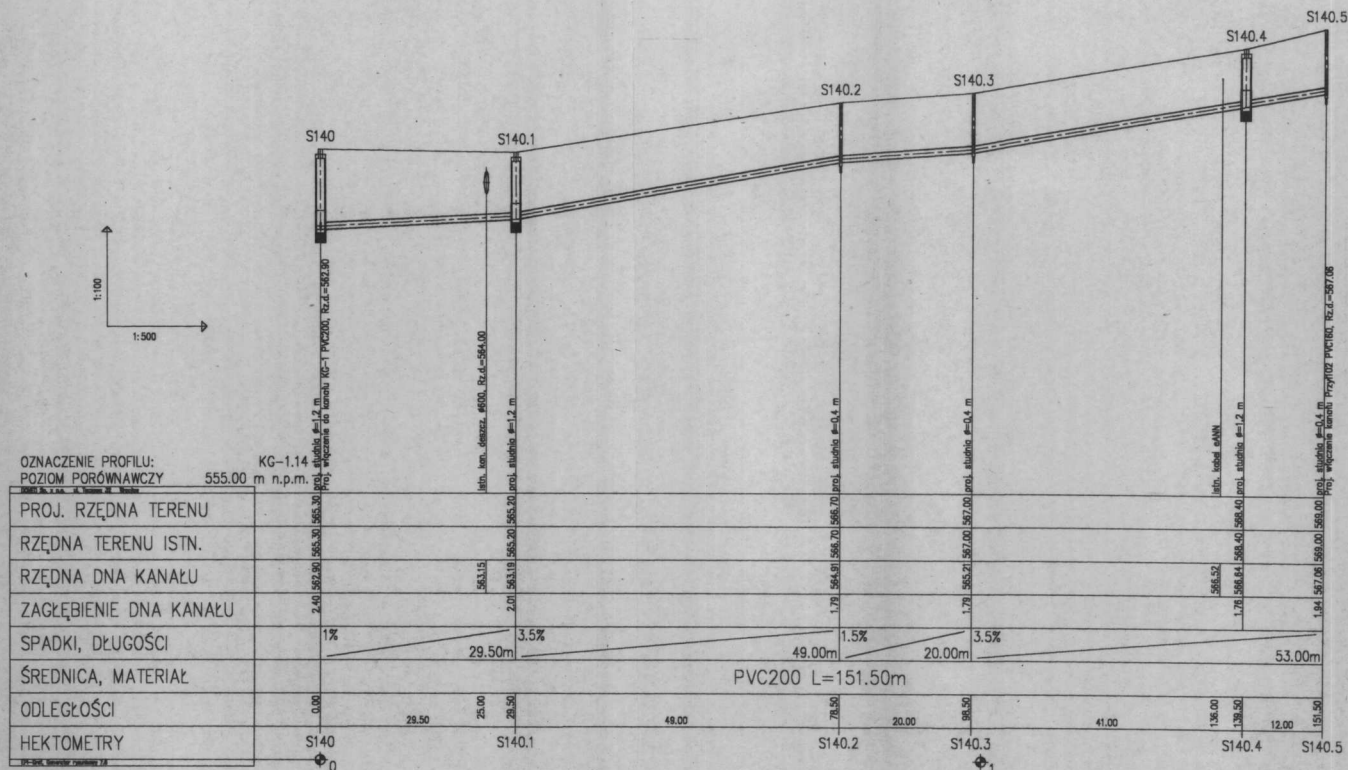





1. W miejscach skrzyżowań z istniejącymi sieciami podziemnymi prace prowadzić ręcznie i pod nadzorem odpowiednich służb.
2. Przy skrzyżowaniu kanalizacji sanitarnej z kablem energetycznym, kablem telekomunikacyjnym lub kablem węgla, należy zabezpieczyć na odległość min. 2 m z rurą ochronną dwudzielną w kierunku strony odkrytej i zabezpieczyć na odległość min. 2 m z rurą ochronną dwudzielną w kierunku strony odkrytej.
3. W miejscach skrzyżowań z innymi sieciami podziemnymi w przypadku niezachowania minimalnych normatywnych odległości, na kanalizację należy założyć rurę ochronną PVC.
4. Przejścia poprzeczne kolektorów kanalizacji sanitarnej pod rowami oraz pod drogami asfaltowymi, gruntowymi wykonać w rurach ochronnych z tworzyw sztucznych lub ze stali.

STAROSTWO POWIATOWE
w Kłodzku
Oddział Zamiejscowy
ul. Steniewicza 6
57-500 Bystrzyca Kłodzka


PRZEDSIĘBIORSTWO PRODUKCYJNO - USŁUGOWE „DOMED” Sp. z o.o. ul. Tęczywa 32, Wrocław					
Inwestor	Gmina Stronie Śląskie, ul. Kościuszki 55, 57-550 Stronie Śląskie	Stadium	PB	PRÓJEKT KANALIZACJI SANITARNEJ	
Investycja	Budowa kanalizacji sanitarnej z przyłączami do budynków wraz z niezbędnym udogodnieniem oraz budowa oczyszczalni przydomowych w miejscowościach: Stronie Śląskie, Góra, Stary Gieratów, Nowy Gieratów, Bielice w gm. Stronie Śląskie	Temat			
Tytuł	PROFIL - KOLEKTOR BOCZNY KG-1.14 S140 - S140.5				
Funkcja	Imię i nazwisko	Uprawnienia	Data	Podpis	Skala
Wykonał	Magdalena Kucharska		IV 2006		1:500/100
Projektant	Sylwester Kucharski	337/82/WBPP	IV 2006		
Projektant	Wojciech Wojciechowski	258/DOS/05	IV 2006		
Projektant spr.	Piotr Peregudowski	426/94/LW	IV 2006		Nr rys. 76

[illegible]

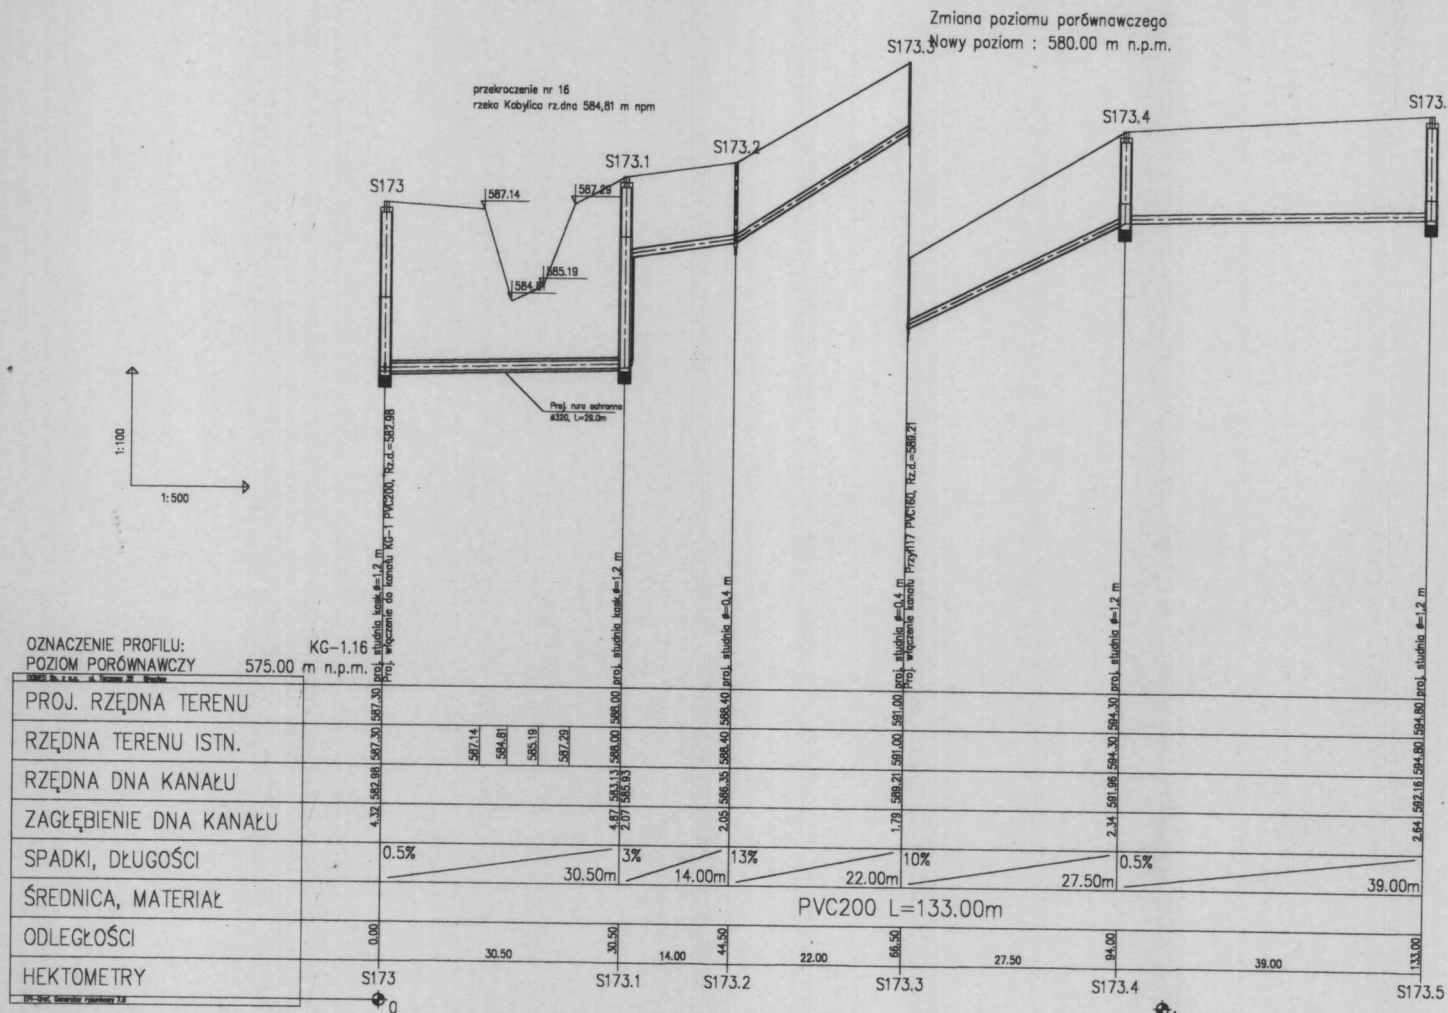

1. W miejscach skrzyżowań z istniejącymi sieciami podziemnymi prace prowadzić ręcznie i pod nadzorem odpowiednich służb
2. Przy skrzyżowaniu kanalizacji sanitarnej z kablem energetycznym, kablem telekomunikacyjnym lub kablem w rejonie proj. trasy należy odkryć i zabezpieczyć na odcinku min. 2 m z rurą ochroną dwudzielną
3. W miejscach skrzyżowań z innymi sieciami podziemnymi w przypadku niezachowania minimalnych normatywnych odległości, na kanalizację należy założyć rury ochronne PVC
4. Przejścia poprzeczne kolektorem kanalizacji sanitarnej pod rowami oraz pod drogami asfaltowymi, gruntowymi wykonać w rurach ochronnych z tworzyw sztucznych lub ze stali


PRZEDSIĘBIORSTWO PROJEKTOWO - USŁUGOWE „DOMED” Sp. z o.o., ul. Teczowa 32, Wrocław		Stadium	PROJEKT KANALIZACJI SANITARNEJ	Stadium
Investor	Gmina Śrótnie Śląskie, ul. Kosciuszki 55, 57-550 Śrótnie Śląskie	Termin		
Inwestycja	Budowa i modernizacja kanalizacji sanitarnej z przyłączami do budynków wraz z niezbędnymi urządzeniami oraz budowa oczyszczalni przydomowych w miejscowości Śrótnie Śląskie, Gmina Śrótnie Śląskie, pow. Głogowski, woj. Lubuskie	Podpis		
Treść	PROFIL KOLEKTOR BOCZNY KG-1.16	Data		
Funkcja	Inne i nazwisko	Uprawnienia		
Wykonanie	Magdalena Kucharska	IV 2006		
Projektant	Sylwester Kucharski	IV 2006		
Projektant	Wojciech Wojciechowski	IV 2006		
Projektant	Piotr Pergandowski	IV 2006		

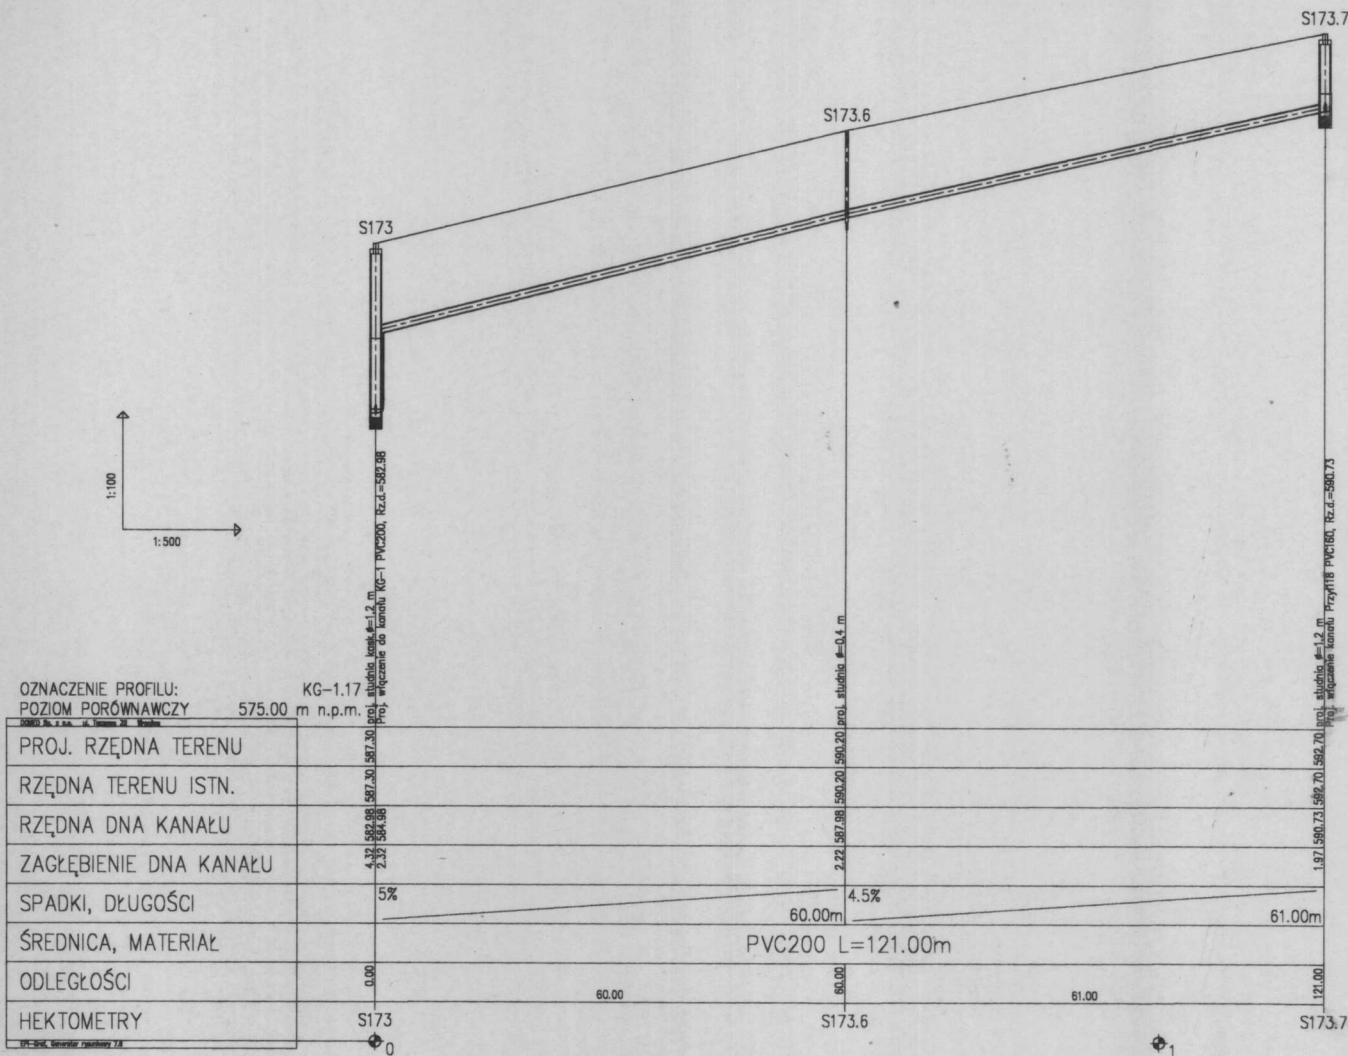

1. W miejscach skrzyżowań z istniejącymi sieciami podziemnymi prace prowadzić ręcznie i pod nadzorem odpowiednich służb
2. Przy skrzyżowaniu kanalizacji sanitarnej z kablem energetycznym, kablem telekomunikacyjnym kabel w rejonie proj. trasy należy odkryć i zabezpieczyć na odcinku min. 2 m z rurą ochroną dwudzielną
3. W miejscach skrzyżowań z innymi sieciami podziemnymi w przypadku niezachowania minimalnych normatywnych odległości, na kanalizację należy założyć rury ochronne PVC
4. Przejścia poprzeczne kolektorem kanalizacji sanitarnej pod rowami oraz pod drogami asfaltowymi, gruntowymi wykonać w rurach ochronnych z tworzyw sztucznych lub ze stali

STAROSTWO POWIATOWE
w Kłodzku
Oddział Zamiejscowy
ul. Sienkiewicza 6
57-500 Bystrzyca Kłodzka


PRZEDSIĘBIORSTWO PRODUKCYJNO - USŁUGOWE „DOMED” Sp. z o.o., ul. Tęczowa 32, Wrocław				
Inwestor	Gmina Stronie Śląskie, ul. Kościuski 55, 57-550 Stronie Śląskie	Stadium	PB	
Inwestycja	Budowa kanalizacji sanitarnej z przyłączami do budynków wraz niezbędnym uzbrojeniem oraz budowa oczyszczalni przydomowych w miejscowościach: Stronie Śląskie, Goszów, Stary Gieraltów, Nowy Gieraltów, Bielice w gm. Stronie Śląskie	Temat	PROJEKT KANALIZACJI SANITARNEJ	
Treść	PROFIL - KOLEKTOR BOCZNY KG-1.17 S173 - S173.7			
Funkcja	Inię i nazwisko	Uprawnienia	Data	Podpis
Wykonał	Magdalena Kucharska		IV' 2006	
Projektant	Sylwester Kucharski	337/R2/WBPP	IV' 2006	
Projektant spr.	Wojciech Wojciechowski	258/DOŚ/05	IV' 2006	
Projektant spr.	Piotr Peregudowski	426/94/UW	IV' 2006	

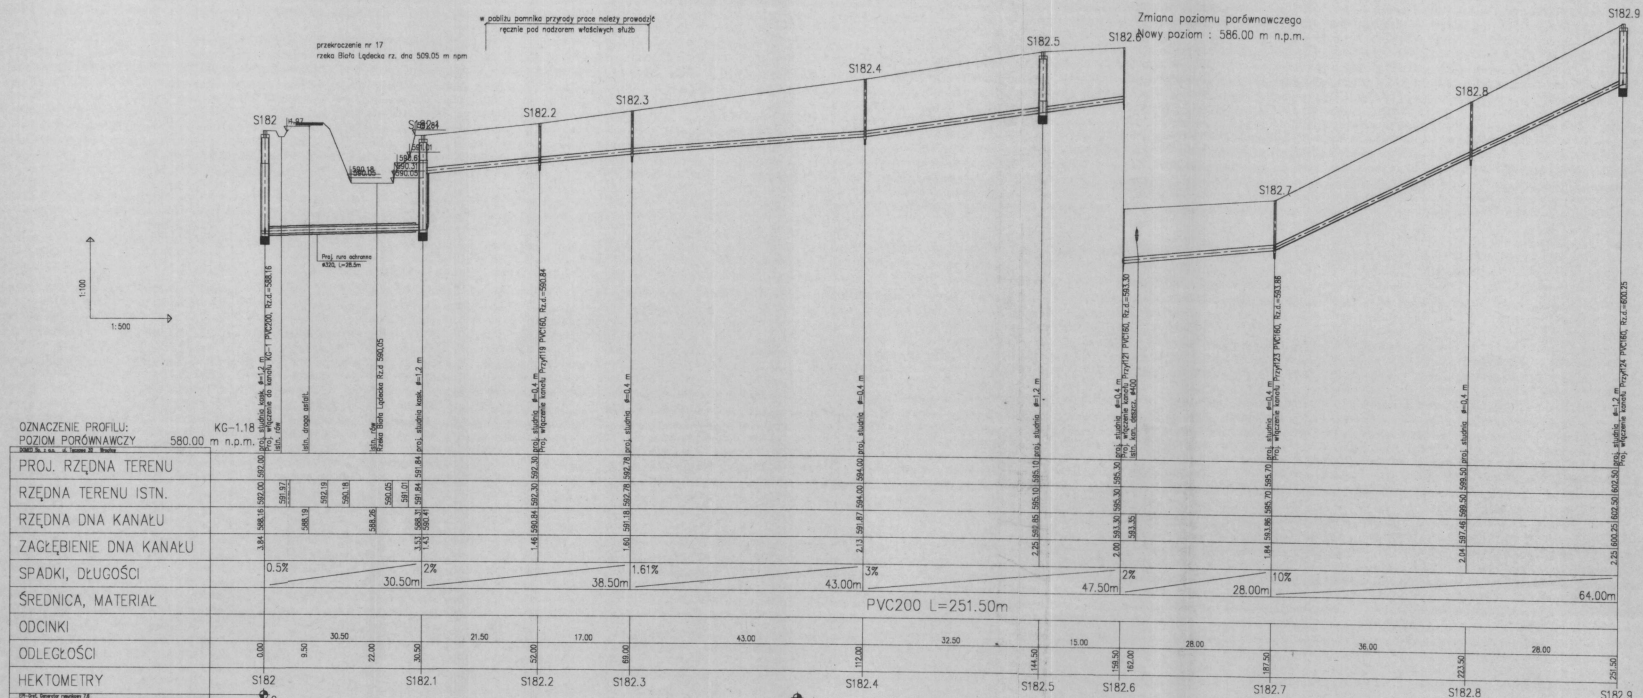

1. W miejscach skrzyżowań z istniejącymi sieciami podziemnymi prace prowadzić ręcznie i pod nadzorem odpowiednich służb
2. Przy skrzyżowaniach kanalizacji sanitarnej z kablem energetycznym, kablem telekomunikacyjnym lub kablem w oplocie prz. trasy należy odkryć i zabezpieczyć na odległość min. 2 m z rury ochroną dwustronną
3. W miejscach skrzyżowań z sieciami ziemnymi podziemnymi w przypadku niezachowania minimalnych normatywnych odległości, na kanalizacji należy zainstalować rury ochronne PVC
4. Prace wykonywać z zachowaniem przepisów o ruchu drogowym oraz pod nadzorem właściwych służb

STAROSTWO POWIATOWE
w Kłodzku
Odział Miejski
ul. Świercowa 6
75-001 Kłodzko

PRZEDSIĘBIORSTWO PROJEKTOWO - USŁUGOWE „DOMED” Sp. z o.o. ul. Tęczywa 32, Wrocław					
Inwestor	Gmina Stronie Śląskie, ul. Kościuszki 55, 57-550 Stronie Śląskie	Stadium		PB	
Inwestycja	Budowa kanalizacji sanitarnej / przyłącza do budowlanych oraz niezbędny uzbrojenie oraz budowa oczyszczalni przydomowych w miejscowościach: Stronie Śląskie, Górnice, Szary Gąbłak, Nowy Górnice, Budka i gm. Stronie Śląskie				Temat
Tytuł	PROFIL - KOLEKTOR BOCZNY KG-118				
S1R2 - S1R2.9					
Funkcja	Inte i naczynio	Uprawnienia	Data	Podpis	Skala: 1:500/100 Nrys: 80
Wykonawca	Magdalena Kucharska		IV 2006		
Projektant	Sylwester Kucharski	337/82/WPP	IV 2006		
Projektant sp.	Wojciech Wojciechowski	238/D06/05	IV 2006		
Projektant sp.	Piotr Pergandowski	426/W4/W	IV 2006		

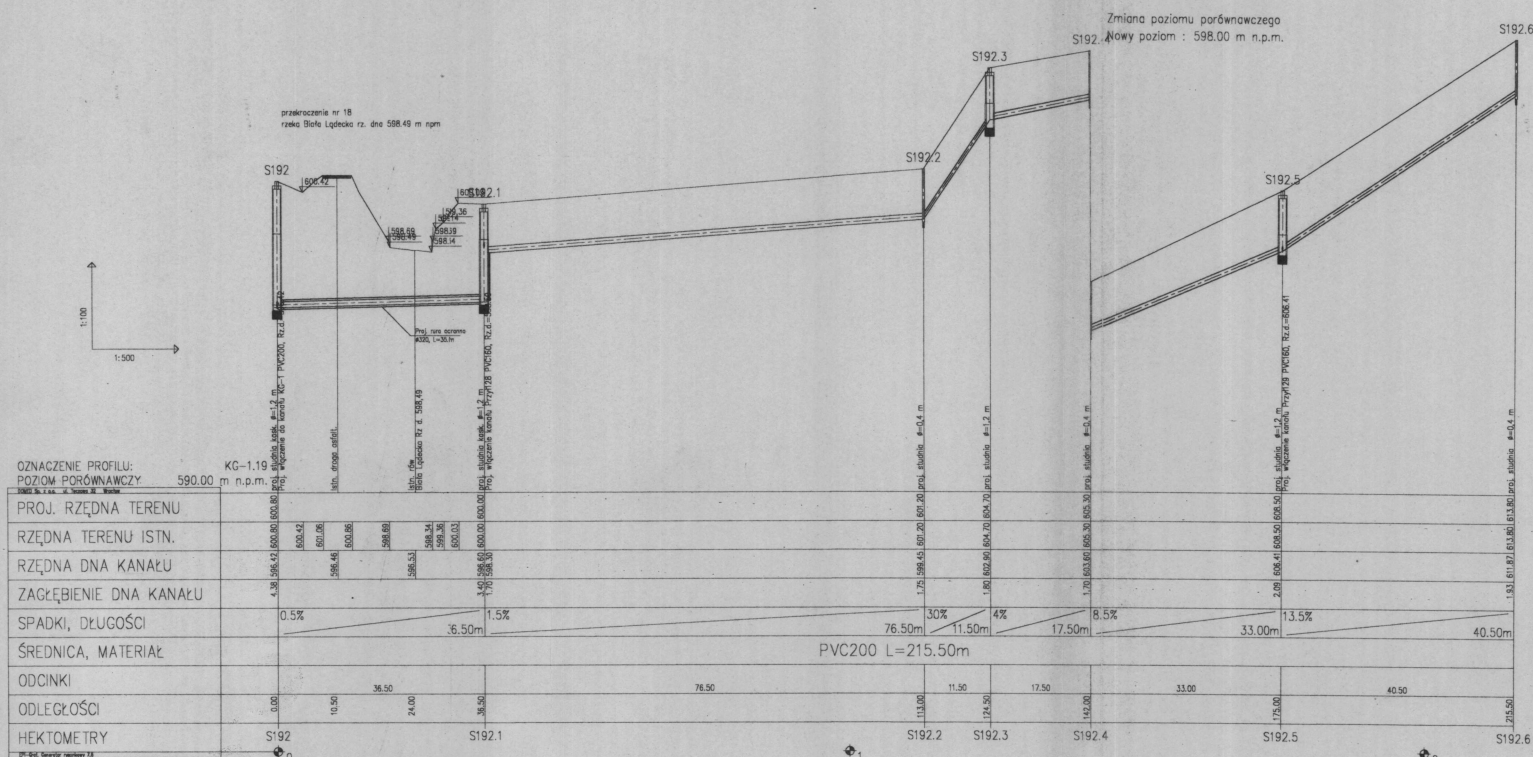

1. W miejscach skrzyżowań z istniejącymi stacjami podziemnymi prace prowadzić ręcznie i pod nadzorem odpowiednich służb
2. Przy skrzyżowaniu kanalizacji sanitarnej z kablem energetycznym, kablem telekomunikacyjnym lub kablem w ziemię przy trasy należy zakryć i zabezpieczyć na odległość min. 2 m z rury ochronnej dwudziestą normatywnych odległości, na kanalizacji należy zakryć rury ochronne PVC
3. W miejscach skrzyżowań z innymi sieciami podziemnymi w przypadku niezachowania minimalnych normatywnych odległości, na kanalizacji należy zakryć rury ochronne PVC
4. Prace przy wykonaniu kolektorów kanalizacji sanitarnej pod rowami oraz pod drogami asfaltowymi, grutowymi, wykonac w ramach ochrony z betonu antycypacji lub ze stali.

STAROSTWO POWIATOWE
w Kłodzku
Ciepłota Zamiejscowy
ul. Mickiewicza 6
57-500 Kłodzka

PRZEDSIĘBIORSTWO PRODUKCYJNO - USŁUGOWE „DOMED” Sp. z o.o. ul. Tęczyńska 12, Wrocław				
Inwestor	Gmina Stare Sławkę, ul. Kościuszki 55, 57-550 Stare Sławkę	Stadium	PB	
Inwestycja	Budowa kanalizacji sanitarnej z przyłączami do budynek wraz z urządzeniami odbiegającymi oraz budowa oczyszczalni przydomowych w miejscowościach: Stare Sławkę, Górnów, Stary Górnów, Nowy Górnów, Biechów w gminie Stare Sławkę		Temat	PROJEKT KANALIZACJI SANITARNEJ
Tytuł	PROFIL - KOLEKTOR BOCZNY KG-1.19 S192 - S192.6			
Funkcja	Imię i nazwisko	Uprawnienia	Data	Podpis
Wykonawca	Magdalena Kucharska	IV/2006	IV/2006	
Projektant	Sylwester Kucharski	337/02/WBP	IV/2006	
Projektant	Włodzisław Wojciechowski	258/DOS/05	IV/2006	
Projektant spr.	Piotr Perzyski	426/04/UW	IV/2006	