
 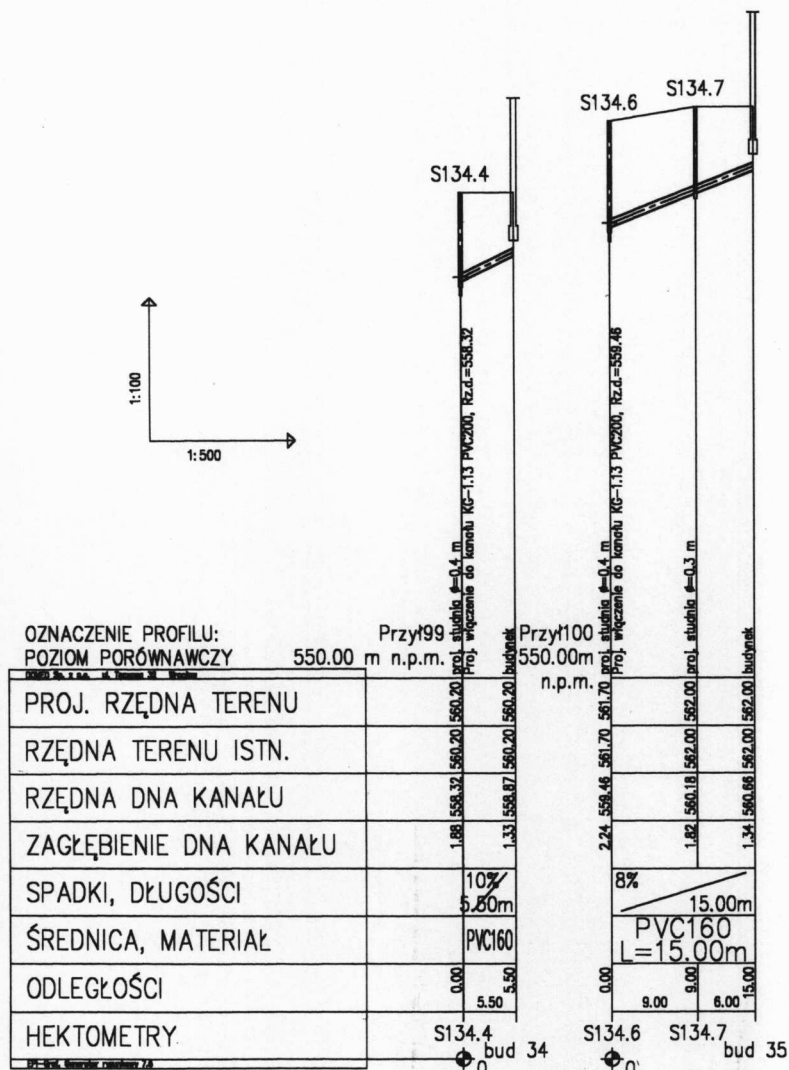


1. W miejscach skrzyżowań z istniejącymi sieciami podziemnymi prace prowadzić ręcznie i pod nadzorem odpowiednich służb
2. Przy skrzyżowaniu kanalizacji sanitarnej z kablem energetycznym, kablem telekomunikacyjnym kabel w rejonie proj. trasy należy odkryć i zabezpieczyć na odcinku min. 2 m z rurą ochroną dwudzielną
3. miejscach skrzyżowań z innymi sieciami podziemnymi w przypadku niezachowania minimalnych normatywnych odległości, na kanalizację należy założyć rury ochronne PVC
4. Przejścia poprzeczne kolektorem kanalizacji sanitarnej pod rowami oraz pod drogami asfaltowymi, gruntowymi wykonać w rurach ochronnych z tworzyw sztucznych lub ze stali.



STAROSTWO POWIATOWE
w Kłodzku
Oddział Zamiejscowy
ul. Sienkiewicza 6
57-500 Byszyca Kłodzka

PRZEDSIĘBIORSTWO PRODUKCYJNO - USŁUGOWE „DOMED” Sp. z o.o., ul. Tęczowa 32, Wrocław					
Investor	Gmina Stronie Śląskie, ul. Kościuszki 55, 57-550 Stronie Śląskie			Stadium	PB
Inwestycja	Budowa kanalizacji sanitarnej z przyłączami do budynków wraz niezbędnym uzbrojeniem oraz budowa oczyszczalni przydomowych w miejscowościach: Stronie Śląskie, Goszów, Stary Gierałtów, Nowy Gierałtów, Bielice w gm. Stronie Śląskie			Temat	PROJEKT KANALIZACJI SANITARNEJ
Treść	PROFILE PODŁUŻNE PRZYŁĄCZY DO KOLEKTORA BOCZNEGO KG-1.13 – przył. 99 – przył. 100				
Funkcja	Imię i nazwisko	Uprawnienia	Data	Podpis	
Wykonał	Magdalena Kucharska		IV' 2006		Skala: 1:500/100
Projektant	Sylwester Kucharski	337/82/WBPP	IV' 2006		Nr rys. 106
Projektant	Wojciech Wojciechowski	258/DOŚ/05	IV' 2006		
Projektant sor.	Piotr Peregudowski	426/94/UW	IV' 2006		

Skala:
1:500/100
Nr rys. 106


-

Przył02
555.00 m n.p.m.

PROJ. RZĘDNA TERENU				
RZĘDNA TERENU ISTN.				
RZĘDNA DNA KANAŁU				
ZAGŁĘBIENIE DNA KANAŁU				
SPADKI, DŁUGOŚCI		2.5%	26.00m	
ŚREDNICA, MATERIAŁ		PVC160 L=26.00m		
ODLEGŁOŚCI	0.00	6.00	20.00	26.00
HEKTOMETRY	S140.5	S140.5.1	Sist.	

PRZEDSIĘBIORSTWO PRODUKCYJNO - USŁUGOWE „DOMED” Sp. z o.o., ul. Tęczowa 32, Wrocław					
Investor	Gmina Stronie Śląskie, ul. Kościuszki 55, 57-550 Stronie Śląskie			Stadium	PB
Investycja	Budowa kanalizacji sanitarnej z przyłączami do budynków wraz niezbędnym uzbrojeniem oraz budowa oczyszczalni przydomowych w miejscowościach: Stronie Śląskie, Goszów, Stary Gierałtów, Nowy Gierałtów, Bielice w gm. Stronie Śląskie			Temat	PROJEKT KANALIZACJI SANITARNEJ
Treść	PROFIL PODŁUŻNY PRZYŁĄCZA DO KOLEKTORA BOCZNEGO KG-1.14 – przył. 102				
Funkcja	Imię i nazwisko	Uprawnienia	Data	Podpis	Skala: 1:500/100 Nr rys. 107
Wykonał	Magdalena Kucharska		IV' 2006		
Projektant	Sylwester Kucharski	337/82/WBPP	IV' 2006		
Projektant	Wojciech Wojciechowski	258/DOŚ/05	IV' 2006		
Projektant spr.	Piotr Peregudowski	426/94/UW	IV' 2006		

1. W miejscach skrzyżowań z istniejącymi sieciami podziemnymi prace prowadzić ręcznie i pod nadzorem odpowiednich służb
2. Przy skrzyżowaniu kanalizacji sanitarnej z kablem energetycznym, kablem telekomunikacyjnym kabel w rejonie proj. trasy należy odkryć i zabezpieczyć na odcinku min. 2 m z rurą ochroną dwudzielną
3. W miejscach skrzyżowań z innymi sieciami podziemnymi w przypadku niezachowania minimalnych normatywnych odległości, na kanalizację należy założyć rury ochronne PVC
4. Przejścia poprzeczne kolektorem kanalizacji sanitarnej pod rowami oraz pod drogami asfaltowymi, gruntowymi wykonać w rurach ochronnych z tworzyw sztucznych lub ze stali.

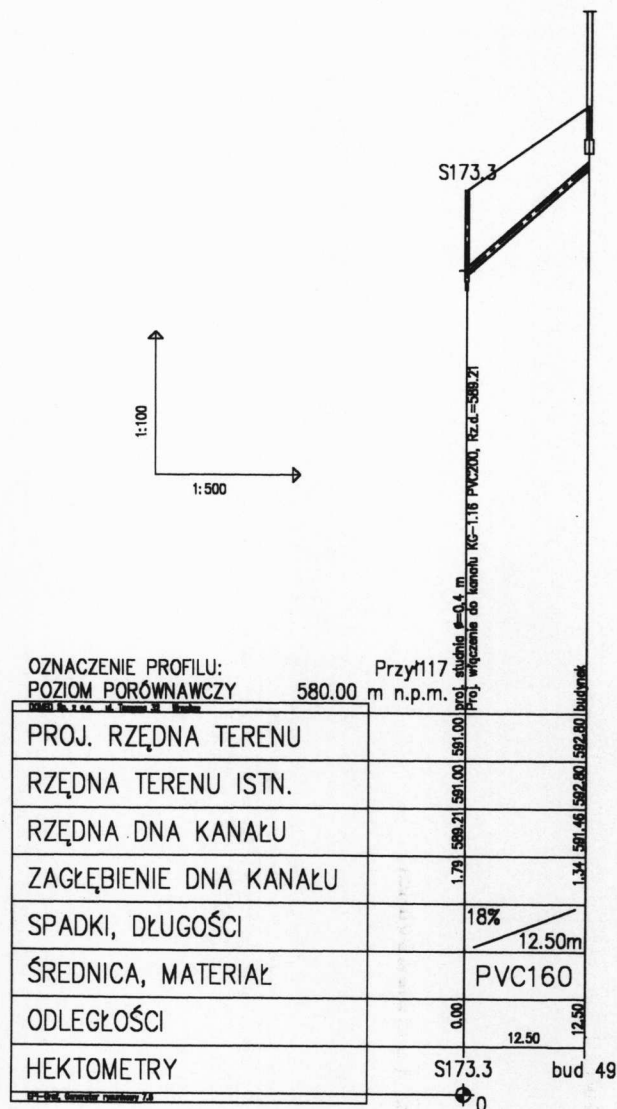


STAROSTWO POWIATOWE
w Kłodzku
Oddział Zamiejscowy
ul. Sienkiewicza 6
57-500 Bystrzyca Kłodzka

PRZEDSIĘBIORSTWO PRODUKCYJNO - USŁUGOWE „DOMED” Sp. z o.o., ul. Tęczowa 32, Wrocław				
Inwestor	Gmina Stronie Śląskie, ul. Kościuski 55, 57-550 Stronie Śląskie		Stadium	PB
Inwestycja	Budowa kanalizacji sanitarnej z przyłączami do budynków wraz niezbędnym uzbrojeniem oraz budowa oczyszczalni przydomowych w miejscowościach: Stronie Śląskie, Goszów, Stary Gieraltów, Nowy Gieraltów, Bielice w gm. Stronie Śląskie		Temat	PROJEKT KANALIZACJI SANITARNEJ
Treść	PROFIL PODŁUŻNY PRZYŁĄCZA DO KOLEKTORA BOCZNEGO KG-1.16 – przył. 117			
Funkcja	Imię i nazwisko	Uprawnienia	Data	Podpis
Wykonał	Magdalena Kucharska		IV' 2006	
Projektant	Sylwester Kucharski	337/82/WBPP	IV' 2006	
Projektant	Wojciech Wojciechowski	258/DOŚ/05	IV' 2006	
Projektant spr.	Piotr Peregudowski	426/94/UW	IV' 2006	

Skala: 1:500/100
Nr rys. 109



1. W miejscach skrzyżowań z istniejącymi sieciami podziemnymi prace prowadzić ręcznie i pod nadzorem odpowiednich służb
2. Przy skrzyżowaniu kanalizacji sanitarnej z kablem energetycznym, kablem telekomunikacyjnym kabel w rejonie proj. trasy należy odkryć i zabezpieczyć na odcinku min. 2 m z rurą ochroną dwudzielną
3. W miejscach skrzyżowań z innymi sieciami podziemnymi w przypadku niezachowania minimalnych normatywnych odległości, na kanalizację należy założyć rury ochronne PVC
4. Przejścia poprzeczne kolektorem kanalizacji sanitarnej pod rowami oraz pod drogami asfaltowymi, gruntowymi wykonać w rurach ochronnych z tworzyw sztucznych lub ze stali.

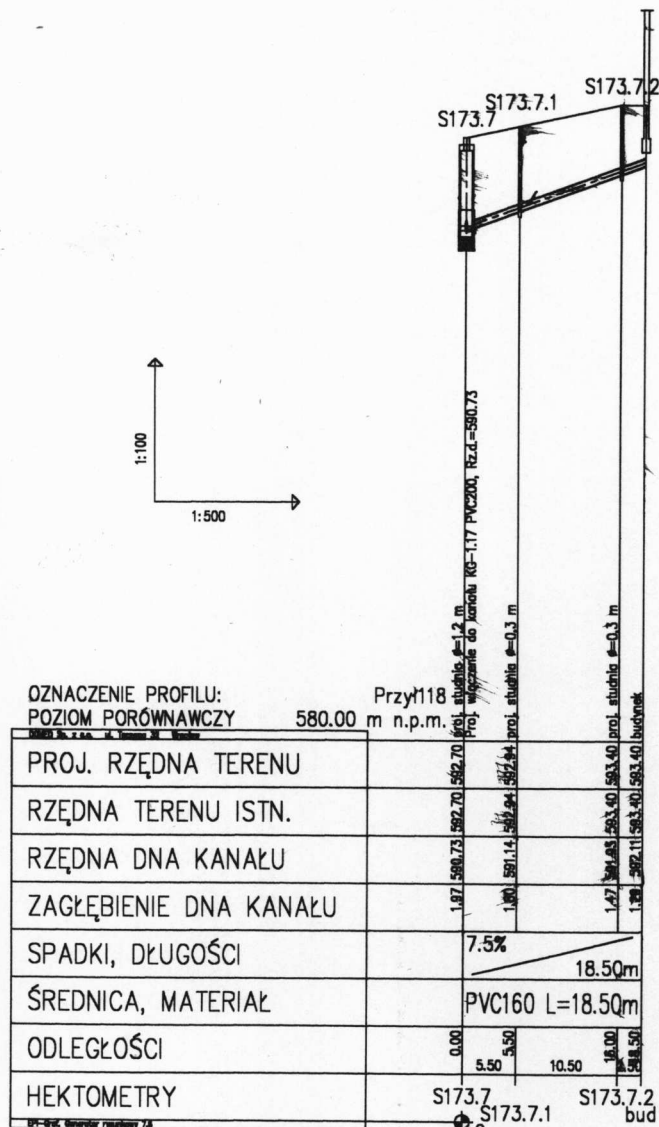

STAROSTWO POWIATOWE
w Kłodzku
Oddział Zamiejscowy
ul. Sienkiewicza 6
57-500 Bystrzyca Kłodzka

PRZEDSIĘBIORSTWO PRODUKCYJNO - USŁUGOWE „DOMED” Sp. z o.o., ul. Tęczowa 32, Wrocław				
Inwestor	Gmina Stronie Śląskie, ul. Kościuszki 55, 57-550 Stronie Śląskie			Stadium
Inwestycja	Budowa kanalizacji sanitarnej z przyłączami do budynków wraz niezbędnym uzbrojeniem oraz budowa oczyszczalni przydomowych w miejscowościach: Stronie Śląskie, Goszów, Stary Gieraltów, Nowy Gieraltów, Bielice w gm. Stronie Śląskie			PB
Treść	PROFIL PODŁUŻNY PRZYŁĄCZA DO KOLEKTORA BOCZNEGO KG-1.17 – przył. 118			Temat
Funkcja	Imię i nazwisko	Uprawnienia	Data	Podpis
Wykonał	Magdalena Kucharska		IV' 2006	
Projektant	Sylwester Kucharski	337/82/WBPP	IV' 2006	
Projektant	Wojciech Wojciechowski	258/DOŚ/05	IV' 2006	
Projektant spr.	Piotr Peregudowski	426/94/UW	IV' 2006	

Skala:
1:500/100
Nr rys. 110

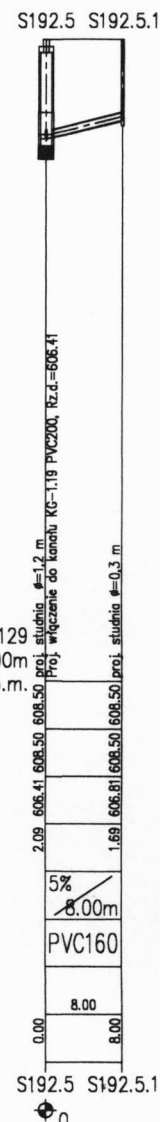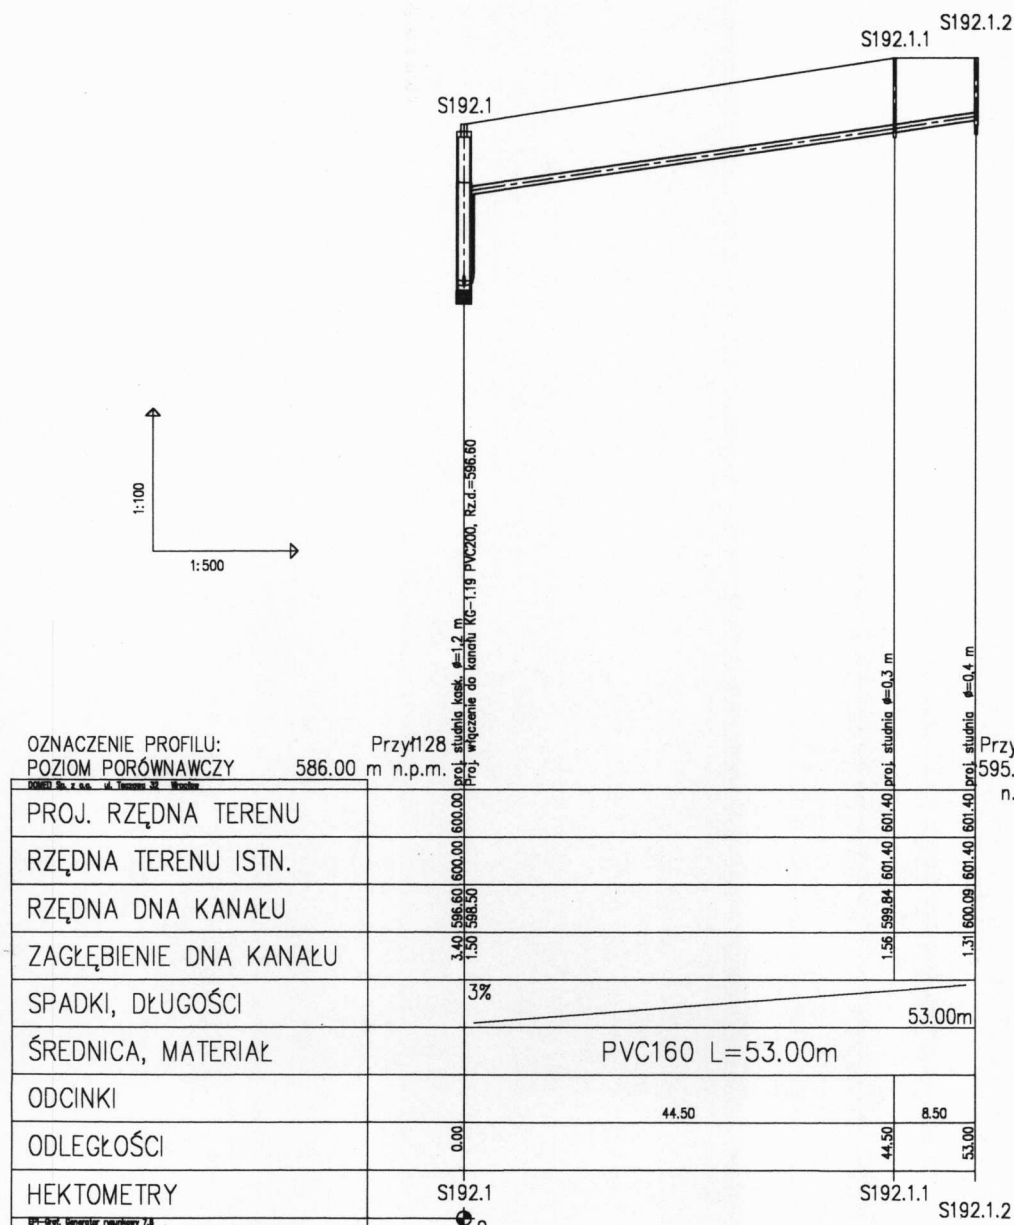

1. W miejscach skrzyżowań z istniejącymi sieciami podziemnymi prace prowadzić ręcznie i pod nadzorem odpowiednich służb
2. Przy skrzyżowaniu kanalizacji sanitarnej z kablem energetycznym, kablem telekomunikacyjnym kabel w rejonie proj. trasy należy odkryć i zabezpieczyć na odcinku min. 2 m z rurą ochroną dwudzielną
3. miejscach skrzyżowań z innymi sieciami podziemnymi w przypadku niezachowania minimalnych normatywnych odległości, na kanalizację należy założyć rury ochronne PVC
4. Przejścia poprzeczne kolektorem kanalizacji sanitarnej pod rowami oraz pod drogami asfaltowymi, gruntowymi wykonać w rurach ochronnych z tworzyw sztucznych lub ze stali.

STAROSTA
w
Oddziale
ul. Si
57-500 B

PRZEDSIĘBIORSTWO PRODUKCYNO - USŁUGOWE „DOMEK” Sp. z o.o., ul. Tęczowa 32, Wrocław		Stadium	PB
Investor	Gmina Stronie Śląskie, ul. Kościuszki 55, 57-550 Stronie Śląskie	Temat	PROJEKT KANALIZACJI SANITARNEJ
Investycja	Budowa kanalizacji sanitarnej z przyłączami do budynków wraz z niezbędnym uzbrojeniem oraz budowa oczyszczalni przydomowych w miejscowościach: Stronie Śląskie, Goszów, Stary Gieraltów, Nowy Gieraltów, Bielice w gm. Stronie Śląskie	Podpis	Skala: 1:500/100 Nr rys. 112
Treść	PROFIL PODŁUŻNY PRZYŁĄCZY DO KOLEKTORA BOCZNEGO KG-1.19 – przył. 128 – przył. 129	Data	
Funkcja	Imię i nazwisko	Uprawnienia	
Wykonawca	Magdalena Kucharska	IV' 2006	
Projektant	Sylwester Kucharski	IV' 2006	
Projektant	Wojciech Wojciechowski	258/DOS/05	
Projektant spr.	Piotr Peregudowski	426/94/UW	