

Woj.: dolnośląskie
Powiat: kłodzki
Gmina: Stronie Śląskie
OBRĘB: STARY GIERALTÓW

MAPA SYTUACYJNO-WYSOKOŚCIOWA

Do celów projektowych

Skala 1:1000

Operat Nr KERG 0504- 1 /05

Wsk
02.02.05
02.02.2005
0504-1/05
483.113.051

Geodeta Uprawniony
mgr inż. Józef Kucharski
67-541 INDRZEWICE
Skrytka 36
Upr. Nr 9542 z dn. 22.06.1990 r.
wyd. przez MGPS

A. Obręb: Stary Gieraltów
B. Obręb: Goszów

1. Układ współrzędnych 1965
2. Później odniesienia: Kronsztadt
3. Mapę opracowano metodą numeryczną (C-geo)

1. W miejscach skrzyżowań z istniejącymi sieciami podziemnymi prace prowadzić ręcznie i pod nadzorem odpowiednich służb
2. Przy skrzyżowaniu kanalizacji sanitarnej z kablem energetycznym, kablem telekomunikacyjnym kabel w rejonie proj. trasy należy odkryć i zabezpieczyć na odcinku min. 2 m z rurą ochroną dwudzielną
3. W miejscach skrzyżowań z innymi sieciami podziemnymi w przypadku niezachowania minimalnych normatywnych odległości, na kanalizację należy założyć rury ochronne PVC
4. Przejścia poprzeczne kolektorem kanalizacji sanitarnej pod rowami oraz pod drogami asfaltowymi, gruntowymi, wykonać w rurach ochronnych z tworzyw sztucznych lub ze stali

LEGENDA:

- Proj. kanalizacja grawitacyjna
- Proj. kanalizacja ciśnieniowa
- Proj. rura ochronna

Granice prawne

PRZEDSIĘBIORSTWO PRODUKCYJNO - USŁUGOWE „DOMED” Sp. z o.o. ul. Teleszowa 32 Wrocław 54-146 00.00				
Investor	Gmina Stronie Śląskie, ul. Kosztarowa 55, 56 Stronie Śląskie	Stadium	Imię i nazwisko (podpis)	PB
Investycja	Budowa kanalizacji sanitarnej z przyłączami do budynków wraz niezbędnym uzbrojeniem oraz budowa przydomowych w miejscowościach: Stronie Śląskie, Goszów, Stary Gieraltów, Nowy Gieraltów, Bielice, 100 m Stronie Śląskie 10.2001	Składował Jan Horodowski	Wykreszył Magdalena Kucharska	PROJEKT KANALIZACJI SANITARNEJ
Treść	PROJEKT ZAGOSPODAROWANIA TERENU			
Funkcja	Imię i nazwisko	Przebieg	Data	Podpis
Wykonał	Magdalena Kucharska	09.09.10	IV' 2006	
Projektant	Sylwester Kucharski	08.08.2/WBPP	IV' 2006	
Projektant	Wojciech Wojciechowski	058/DOS/05	IV' 2006	
Projektant spr.	Piotr Peregudowski	126/94/UW	IV' 2006	

ACZY 483113053

4ACZY 483113053

Gm. STRONIE ŚLĄSKIE



MAPA SYTUACYJNO-WYSOKOŚCIOWA

Do celów projektowych

Skala 1:1000

Operat Nr KERG 0504- 1/05

Granice nieprawne

WYK

483.113.054

LEGENDA:

 Proj. kanalizacja grawitacyjna
 Proj. kanalizacja ciśnieniowa
 Proj. rura ochronna

Geodata Uprawn
mgr inż. Józef Bogusławski
57-541 TRZESZCZOW
Skrajnie 36
Upr. Nr 9542 z dn. 22.06.1990 r.
wyd. przez MGPIB

1. W miejscach skrzyżowań z istniejącymi sieciami podziemnymi prace prowadzić ręcznie i pod nadzorem odpowiednich służb
2. Przy skrzyżowaniu kanalizacji sanitarnej z kablem energetycznym, kablem telekomunikacyjnym kabel w rejonie proj. trasy należy odkryć i zabezpieczyć na odcinku min. 2 m z rurą ochronną dwudzielną
3. W miejscach skrzyżowań z innymi sieciami podziemnymi w przypadku niezachowania minimalnych odległości, na kanalizacji należy założyć rury ochronne PVC
4. Przejścia poprzeczne kolektorów kanalizacji sanitarnej pod rowami oraz pod drogami asfaltowymi, brukowymi, wykonane w rurach ochronnych z tworzyw sztucznych lub ze stali.

02.02.05


0504-1/2005

02.02.2005

in four-

57-500 Bystrzyca Kłodzka

PRZEDSIĘBIORSTWO PRODUKCYJNO - USŁUGOWE „DOMED” Sp. z o.o., ul. Tęczowa 32, Wrocław					
Investor	Gmina Stronie Śląskie, ul. Kościuski 55, 57-550 Stronie Śląskie			Stadium	PB
Investycja	Budowa kanalizacji sanitarnej z przyłączami do budynków wraz niezbędnym uzbrojeniem oraz budowa oczyszczalni przydomowych w miejscowościach: Stronie Śląskie, Górzów, Stary Gierałtów, Nowy Gierałtów, Bielice w gm. Stronie Śląskie			Temat	PROJEKT KANALIZACJI SANITARNEJ
Treść	PROJEKT ZAGOSPODAROWANIA TERENU				
Funkcja	Imię i nazwisko	Uprawnienia	Data	Podpis	mapa
Wykonał	Magdalena Kucharska		IV' 2006		483.113.054
Projektant	Sylwester Kucharski	337/82/WBPP	IV' 2006		Skala:
Projektant	Wojciech Wojciechowski	258/DOŚ/05	IV' 2006		1:1000
Projektant spr	Piotr Peregudowski	426/94/UW	IV' 2006		Nr rys. 12

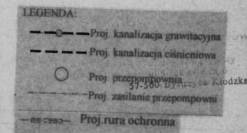

PRZEDSIĘWZIĘCIE				PROJEKT/INICJ. - UJĘCIE - UWAGI - DOKŁAD		ZOB. OŚ. (Czasowniki)		Czasowniki	
Inicjator	Gmina Świdwin, ul. Kościelna 22, 75-096 Świdwin				ZOB. OŚ. (Czasowniki)		Czasowniki		
Inicjatywa	Akademia lokalnych samorządów i przedsiębiorców do budowy nowej, nowoczesnej infrastruktury sportowej i rekreacyjnej w miejscowości Świdwin, ul. Kościelna 22, 75-096 Świdwin				ZOB. OŚ. (Czasowniki)		Czasowniki		
Temat	PROJEKT JAKOŚCIOWY PRACOWNIAWY I TERENIE				ZOB. OŚ. (Czasowniki)		Czasowniki		
Opis	Inicj. i opracowanie				Opisowania		Opis		
Wykonanie	Majewska Magdalena Kucharska				IV-2006		03.11.1002		
Wpływy	Syzywek Katarzyna				IV-2006		1.1.162		
Wpływy	Wojcik Włodzisław				IV-2006		1.1.162		
Przebieg	Pietrzakowski Piotr				IV-2006		1.1.162		
Przebieg	Jędrzej Zacharewski				IV-2006		1.1.162		

Woj.: dolnośląskie
Powiat: kłodzki
Gmina: Stronie Śląskie
OBRĘB: STARY GIERALTÓW

MAPA SYTUACYJNO-WYSOKOŚCIOWA
Do celów projektowych
Skala 1:1000
Operat Nr KERG 050- 1/05

Granice prawne

na osiedlu A-9
nie należy umieszczać
skrajek

1. W miejscach skrzyżowań z istniejącymi i projektowanymi drogami przewidziano rowy odwodnienia i podziemne odprowadzenie ścieków.
2. Tryb skrytowania kanalizacji i sanitariatów w kadłubach i kolektorach, kadłubach i kolektorach wzdłuż wzdłuż prog. tras, należy wykonywać z zachowaniem minimalnej głębokości 1 m z wyjątkiem, przewidzianych w miejscach skrzyżowań i innych miejscach podziemnych w przypadku naruszenia istniejących i projektowanych obiektywnych, na kanalizację należy wykonać nowy kolektor PWT.
3. Projektuje się przepływy kolektorów kanalizacji sanitariatów pod ziemią oraz pod ziemią odprowadzenia, przewidzianych w ramach obiektywnych i projektowych obiektywnych, lub na stałe.

LEGENDA
— Proj. kanalizacja grawitacyjna
--- Proj. kanalizacja ciśnieniowa
--- Proj. rura ochronna

ST. 2.01.05
2.01.05
0201-1/05
ST. 2.01.05
0201-1/05
ST. 2.01.05
0201-1/05
ST. 2.01.05
0201-1/05

483 111
254

WOJ. WAŁBRZYSKIE
GMINA STRONIE ŚLĄSKIE

STARY GIERALTÓW

Mapa zasadnicza 1:1000

1. Ośnowa Układ Państwowy, 1965 poligonizacja III M, IV M, PPF Warszawa 1973, DPM Wrocław 1968.
2. Pomiar szczegółów metodą pomiaru bezpośredniego OPK Wrocław 1976/77
3. Mapa: siatka kwadratów, ośnowa na koordynatografii, sytuacja ręczna OPK Wrocław 1977.

483 111
252
483 113 052

OKRĘGOWE PRZED GEODEZYJNO-KARTOGRAFICZNE
WE WROCŁAWIU

Kierownik Pracowni
Stanisław Wójszczyk
Specjalista ds. Kadr
mgr inż. Teresa Szezyńska
Wrocław dn. 31.08.1977

22.0 1 4/77
22.0 7

PRZEDSIĘWSTWIE PRODUKCYJNO-USŁUGOWE „JOMEP” Sp. z o.o. ul. Techna 12 Wrocław				
Inwestor	Gmina Stronie Śląskie, ul. Techna 12 Wrocław	Tabela	PROJEKT KANALIZACJI SANITARNEJ	
Wykonawca	Biuro Inżynierskie „JOMEP” Sp. z o.o. ul. Techna 12 Wrocław	Tabela	PROJEKT KANALIZACJI SANITARNEJ	
Projektant	Sylwester Kucharski	Tabela	PROJEKT KANALIZACJI SANITARNEJ	
Projektant	Sylwester Kucharski	Tabela	PROJEKT KANALIZACJI SANITARNEJ	
Projektant	Wojciech Wojciechowski	Tabela	PROJEKT KANALIZACJI SANITARNEJ	
Projektant	Piotr Pargulowski	Tabela	PROJEKT KANALIZACJI SANITARNEJ	

1. W miejscach skrzyżowań z istniejącymi sieciami podziemnymi prace prowadzić ręcznie i pod nadzorem odpowiednich służb
2. Przy skrzyżowaniu kanalizacji sanitarnej z kablem energetycznym, kablem telekomunikacyjnym kabel w rejonie proj. trasy należy odkryć i zabezpieczyć na odcinku min. 2 m z rurą ochroną dwudzielną
3. W miejscach skrzyżowań z innymi sieciami podziemnymi w przypadku niezachowania minimalnych normatywnych odległości, na kanalizację należy założyć rury ochronne PVC
4. Przejścia poprzeczne kolektorem kanalizacji sanitarnej pod rowami oraz pod drogami asfaltowymi, gruntowymi wykonać w rurach ochronnych z tworzyw sztucznych lub ze stali

Woj.: dolnośląskie
Powiat: kłodzki
Gmina: Stronie Śląskie
OBREB: STARY GIERALTÓW

MAPA SYTUACYJNO-WYSOKOŚCIOWA

Do celów projektowych
Skala 1:1000
Operat Nr KERG 0504- 1/05

Granice nieprawne

NKE.

483.111.252

LEGENDA:

- Proj. kanalizacja grawitacyjna
- - - - - Proj. kanalizacja ciśnieniowa
- Proj. rura ochronna


został udostępniony
z 12.10.2015 r.
1:541 1000
Skiwki, 30
Nr 0542/15 dn. 22.06.1990 r.
J. Jankowski MOPiR

02.02.05

0504-1/05

02.02.2005

m. jankowski

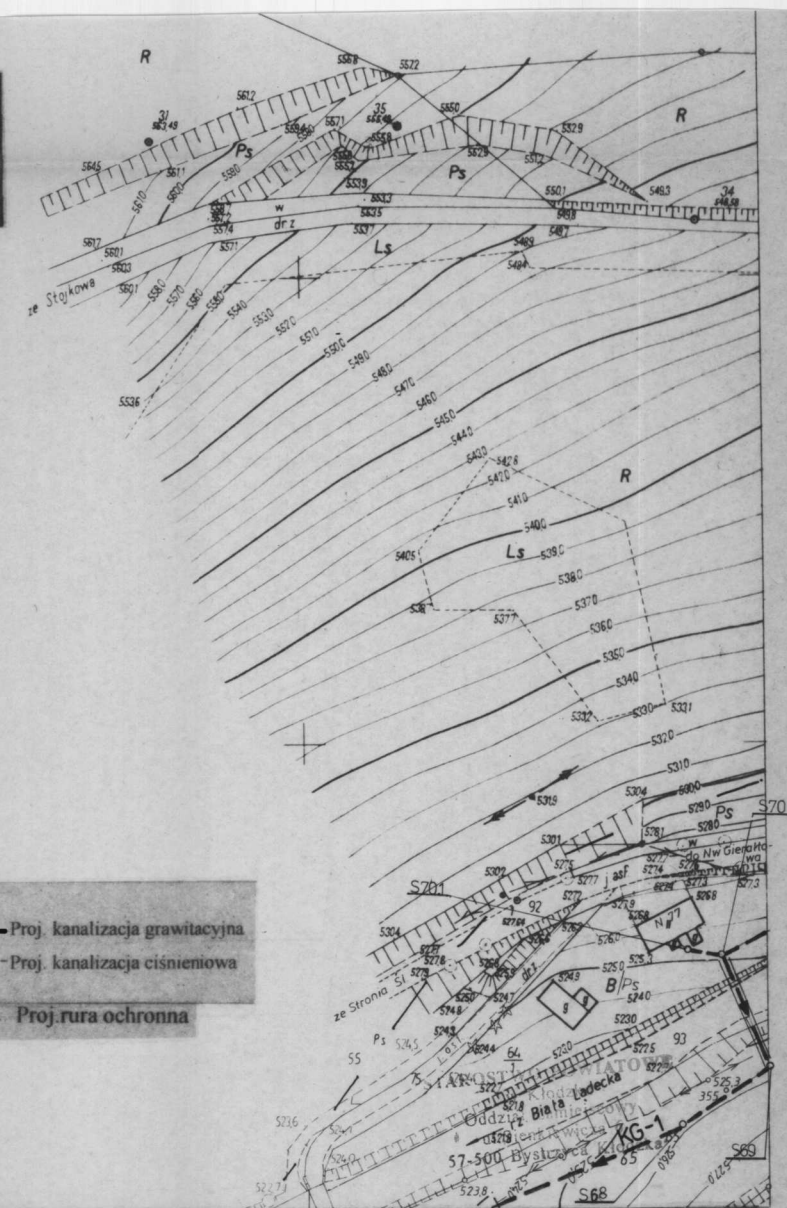

PRZEDSIĘBIORSTWO PRODUKCYJNO - USŁUGOWE „DOMED” Sp. z o.o. ul. Tęczowa 32, Wrocław

Investor	Gmina Stronie Śląskie, ul. Kościuszki 55, 57-550 Stronie Śląskie	Stadium	FB
Investycja	Budowa kanalizacji sanitarnej z przyłączami do budynków oraz niezbędnym uzbrojeniem oraz budowa oczyszczalni przydomowych w miejscowościach: Stronie Śląskie, Goszów, Stary Gieraltów, Nowy Gieraltów, Birtlice w gm. Stronie Śląskie	Temat	PROJEKT KANALIZACJI SANITARNEJ
Treść	PROJEKT ZAGOSPODAROWANIA TERENU		
Funkcja	Imię i nazwisko	Uprawnienia	Data
Wykonawca	Magdalena Kucharska	IV' 2006	2006
Projektant	Sylwester Kucharski	337/82/WBPP	IV' 2006
Projektant	Wojciech Wojciechowski	258/DOŚ/05	IV' 2006
Projektant spr.	Piotr Peregudowski	426/94/LW	IV' 2006

OKRĘGOWE PRZEDS. GEODEZYJNO-KARTOGRAFICZNE
WE WROCŁAWIU

Kierownik Pracowni

Stanisława Wabiszczewicz

Specjalista ds. Kontroli

mgr inż. Teresa Szechyńska

Wrocław dn. 31.08.1977r.

Nr Ks. rob. 1388

27.12. 7 1/77

27.12. 7