 
 
 
 





 
 
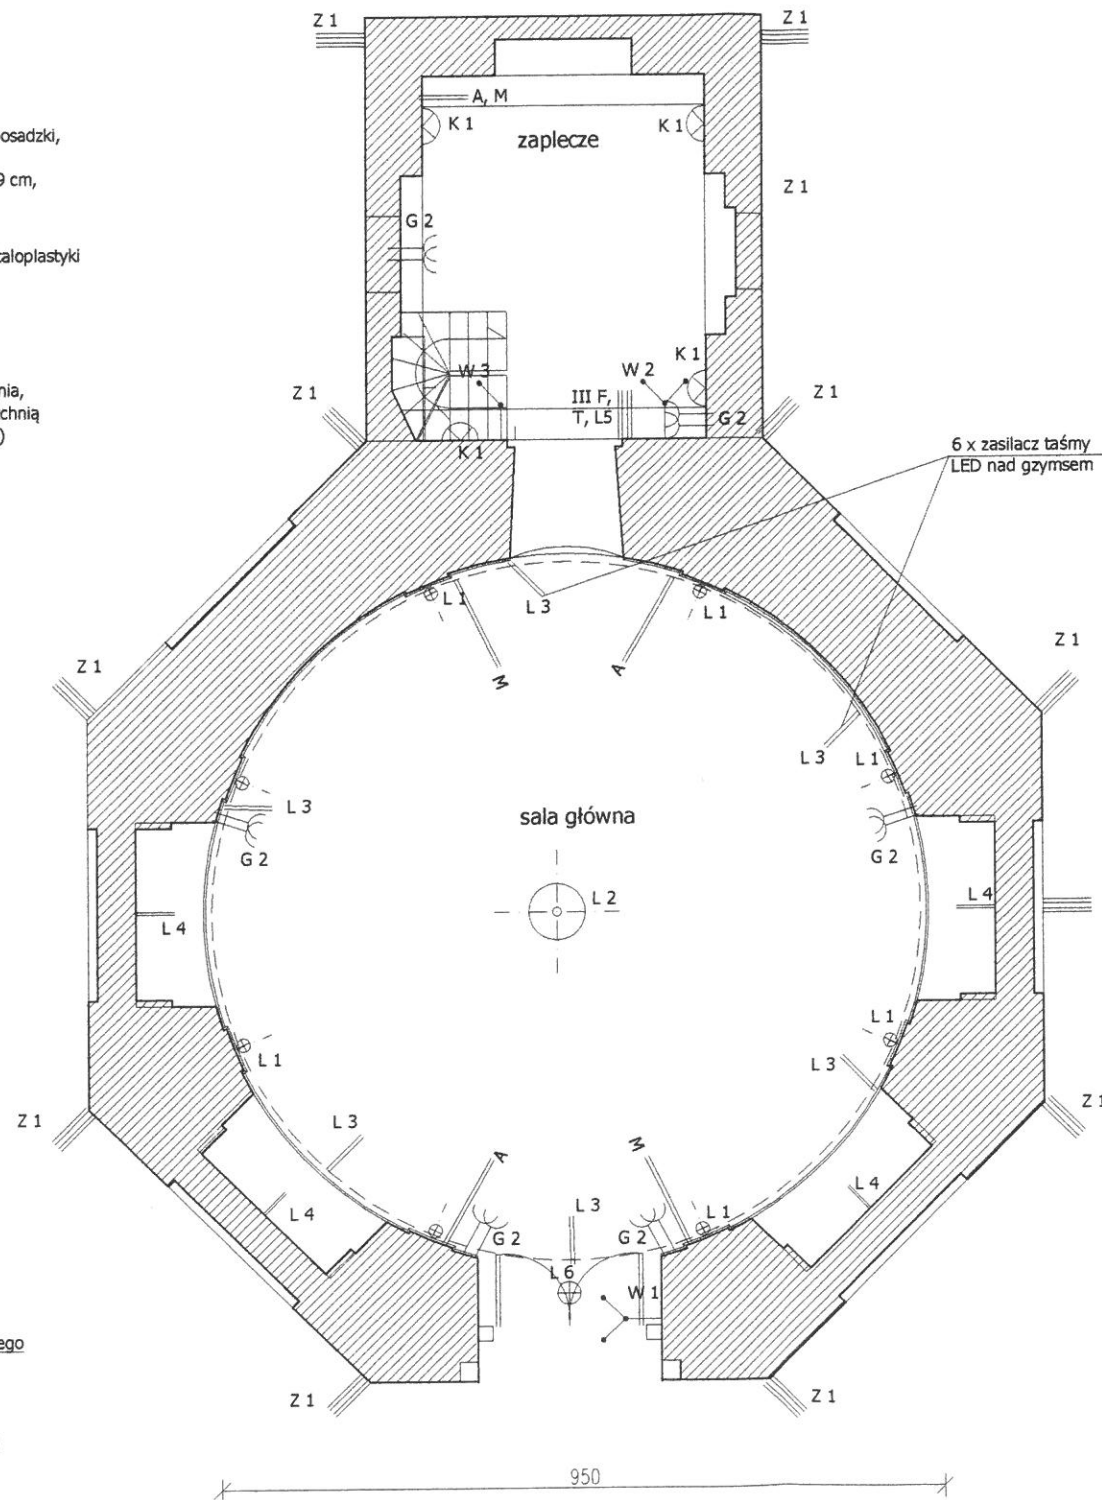



WARIANT 1  
DUŻY ŻYRANDOL ZAWIESZONY CENTRALNIE

- Z 1  zapas kabla o dł. 1,5m przy murze zewnętrznym, do planowanego podświetlenia elewacji z poziomu terenu ( pod oprawy hermetyczne) ( 10 punktów)
- L 1  lampa hermetyczna LEDS Gea 55-9667-CA-37 LED 18W montowana w poziomie posadzki, wewnątrz kaplicy, w osi każdego pilastra, średnica typowanej lampy 18 cm, wysokość puszk 9 cm, źródło światła - LED, ilość - 8 szt.
- L 2  oświetlenie główne wnętrza kaplicy - żyrandol z metaloplastyki do wykonania na zamówienie, położenie: centralnie pod kopułą, rozpiętość ramion do 4 m, ilość żarówek max. 96 szt.
- L 3  podświetlenie kopuły - taśma led wokół pomieszczenia, 6 punktów wyprowadzenia kabla nad górną powierzchnią gzymsu okalającego pomieszczenie ( co 5m zasilacz)
- L 4  kabel oświetlenia gabloty - w osi każdej z 4 wnęk, ponad poziomem parapetu kamiennego - zapas na doprowadzenie do mebla min. 1m
- G 2  gniazdzka wtykowe, bez zmian w stosunku do projektu budowlanego
- W 1, W 2, W 3  wyłączniki oświetlenia:  
W1 - potrójny,  
- oświetlenie L1 - lampy podłogowe  
- oświetlenie L3 - led nad gzymsem  
- oświetlenie zewnętrzne + L6  
W2 - potrójny,  
- oświetlenie główne L2  
- oświetlenie zaplecza K1  
- oświetlenie gablot L4  
W3 - schodowy,  
oświetlenie pomieszczenia nad schodami K1
- K 1  - oświetlenie obu poziomów zaplecza - kinkiety Leds Afrodita 05-9230-ZS-37 h=180 cm uwaga! na górny poziom zaplecza należy doprowadzić kabel oświetlenia sufitowego
- A  instalacja alarmu - w kaplicy i na zapleczu
- M  instalacja monitoringu - w kaplicy i na zapleczu, a także doprowadzenie kabla monitoringu zewnętrznego po dwóch stronach obiektu
- III F, T, L 5  doprowadzenie do zaplecza kabla telefonicznego, trzeciej fazy oraz sterowania oświetleniem wieżyczek



	SDP Julia Kuśmierz ul. Wierzbowa 15/8 50-056 Wrocław tel. +48 664 366 424 www.dobrewnetrze.com.pl	
projekt:	PROJEKT ARANŻACJI WNETRZ KAPLICA ŚW. ONUFREGO	
inwestor:	Gmina Stronie Śląskie ul. Kościuszkó 55 57-500 Stronie Śląskie	
stadium:	projekt wnętrz	skala: 1:100
temat rysunku:	Instalacje elektryczne v. 1	
data:	Wrocław, styczeń 2015	nr rysunku: E1